




PLANO GERAL: INSTALAÇÃO DE GLP
ESCALA: 1/50

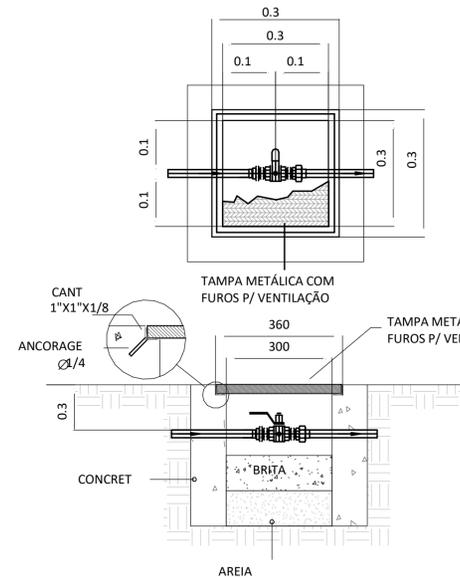


DETALHE 01: CAIXA DE VÁLVULA
ESCALA: SEM ESCALA

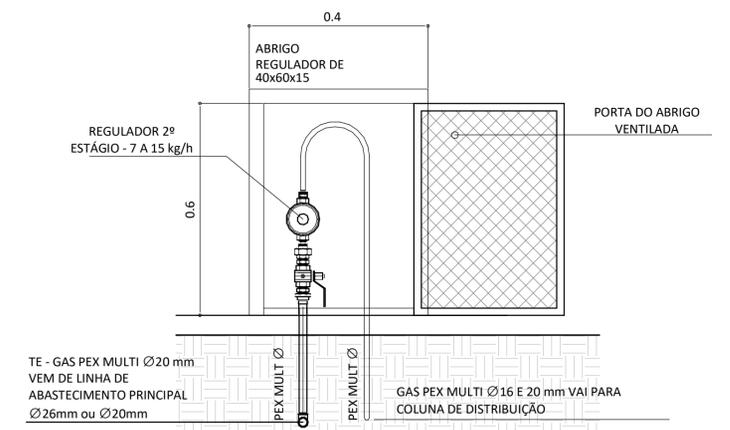


DETALHE 02: ABRIGO PARA REGULADOR 2º ESTÁGIO

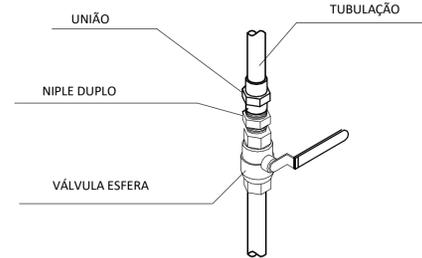


DETALHE 03: MONTAGEM VÁLVULA DE CORTE GERAL
ESCALA: SEM ESCALA

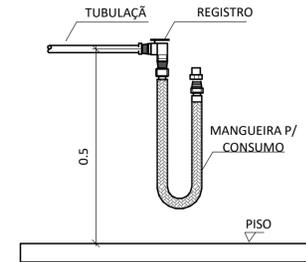


DETALHE 04: PONTO DE CONSUMO (PC)
ESCALA: SEM ESCALA

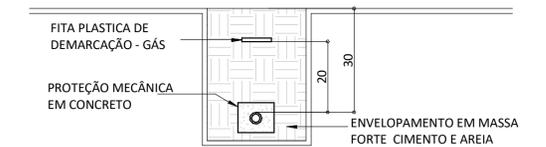

DETALHE 05: TUBULAÇÃO ENTERRADA EM ÁREAS PRIVATIVAS
ESCALA: SEM ESCALA

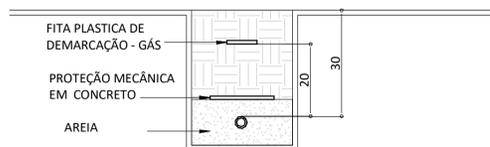

DETALHE 06: TUBULAÇÃO ENTERRADA - ÁREA COMUM E PASSEIO
ESCALA: SEM ESCALA

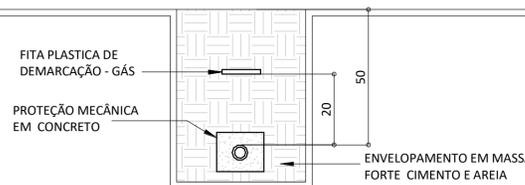

DETALHE 07: TUBULAÇÃO ENTERRADA - ÁREA DE PASSAGEM DE VEÍCULOS
ESCALA: SEM ESCALA

REDE DE DISTRIBUIÇÃO INTERNA		
Tipo de tubo	tubo multicamada	
Afastamento das tubulações aparentes		
Sistemas elétricos de potência em baixa tensão isolados	Em eletrodutos não metálicos	30mm
	Em eletrodutos não metálicos ou sem eletrodutos	50mm
Tubulação de água quente e fria	30mm	
Tubulação de vapor	50mm	
Chaminés	30mm	
Tubulação de gás	10mm	
Outras tubulações	50mm	

CONTRATADA

ENGENHARIA
ARQUITETURA - PRODUTOS - OBRAS

MEC SOLUTIONS

EMPRESA
 CNPJ: 48.329.313/0001-14
 RUA CAPITAO PEDRO IVO, 526,
 CENTRO, PALMARES-PE CEP: 55540-000

PROJETISTA
 ENG MECÂNICO: JULIO CARLOS DA SILVA
 CREA: 182129445-9

CONTATOS
 E-MAIL:
 TELEFONE: (81) 99663-2745

CONTRATANTE

PREFEITURA DE TORITAMA
Compromisso com o povo

EMPRESA
 SECRETARIA DE EDUCACAO, CIENCIA E TECNOLOGIA
 CNPJ: 31.287.647/0001-70
 AVENIDA DORIVAL JOSÉ PEREIRA, 1370
 PARQUE DAS FEIRAS, TORITAMA-PE CEP: 55125-000

CONTATOS
 E-MAIL:
 TELEFONE:

ASSINATURAS:

SECRETARIA DE EDUCACAO, CIENCIA E TECNOLOGIA
 CNPJ: 31.287.647/0001-70

JÚLIO CARLOS DA SILVA
 CREA: 182129445-9

TIPO DE PROJETO:
Projeto de Central de Gás GLP

CONTEÚDO:
Planta Baixa com a disposição dos equipamentos e tubulações + detalhes gerais

INFORMAÇÕES GERAIS

TERRENO: m²

ÁREA COBERTA: m²

ÁREA CONSTRUÍDA: m²

ÁREA TOTAL: m²

DATA: 06/03/2024

ESCALA: INDICADA

REV: 01

Nº DA PRANCHA: 01 / 02