

Conexões - Esgoto			
Quantidade	Descrição	Código	Imagem
61	Anel de vedação para conexão Série N, 100mm	E1	
12	Joelho 45° 100mm, Esgoto Série Normal - TIGRE	E2	
8	Joelho 90° 100mm, Esgoto Série Normal - TIGRE	E3	
7	Junção Simples 100 x 100mm, Esgoto Série Normal - TIGRE	E4	
27	Luva Simples 100mm, Esgoto Série Normal - TIGRE	E5	

**Descrição:**  
 Projeto hidráulico para construção de uma piscina para uma escola com 25 salas, localizada na Rua Luiz Pedro da Silva (Luizinho de Pedro Costa), cód. log. 840, Q=228(equipamento comunitário 02), loteamento Colorado, S/N, no município de Toritama-PE.

CLEYTON DA SILVA ENGENHARIA - EIRELI  
 CNPJ: 27.928.441/0001-04  
 CREA 598860 - PE

Cleyton da Silva  
 Engenheiro Civil  
 CREA 12814477 D/PE

Secretaria de Educação, Ciência e Tecnologia  
 CNPJ: 31.287.647/0001-70

Município de Toritama  
 C.N.P.J. 11.245.054/0001-39

**Natureza:**  
 Projeto Hidráulico

**Conteúdo:**  
 Planta Baixa - Drenagem  
 Quantitativos de Conexões e Tubos Piscina

**Quadro de áreas:**

Área do terreno: 9.611,47 m<sup>2</sup>  
 Área construída: 6.791,63 m<sup>2</sup>  
 Área de coberta: 5.623,57 m<sup>2</sup>  
 Área de solo natural: 1.389,09 m<sup>2</sup>  
 Área de solo impermeável: 8.222,38 m<sup>2</sup>

**Escala:**  
 Como indicada

**Prancha:**  
 04/04


**Data:**  
 Abril de 2024



**Planta Baixa - Drenagem**  
 Escala 1 : 75

Tubos Rígidos			
Descrição	Abreviatura	Diâmetro	Comprimento (m)
<b>Esgoto</b>			
Tubo Série Normal	PVC-N	100 mm	83,00
<b>Água Fria</b>			
Tubo Soldável Marrom	PVC-S	40 mm	8,92
Tubo Soldável Marrom	PVC-S	50 mm	218,48
Tubo Soldável Marrom	PVC-S	60 mm	242,98
Tubo Soldável Marrom	PVC-S	75 mm	81,88

Cores	Tipos de sistema
	Água fria - Distribuição
	Água fria - Válv. de descarga
	Água fria - Extravasor
	Água fria - Bombeamento
	Água fria - Abastecimento
	Água quente - Distribuição
	Esgoto
	Ventilação
	Pluvial
	Reuso
	Irrigação

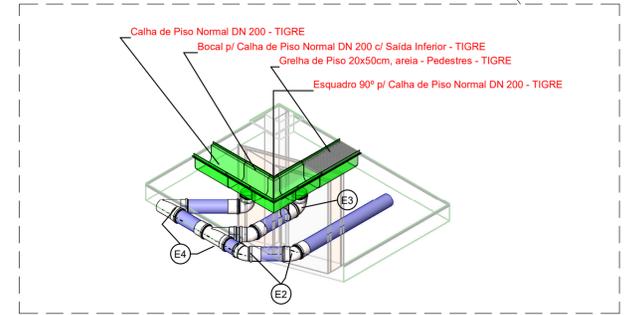

**DET. Conexões**  
 Escala